


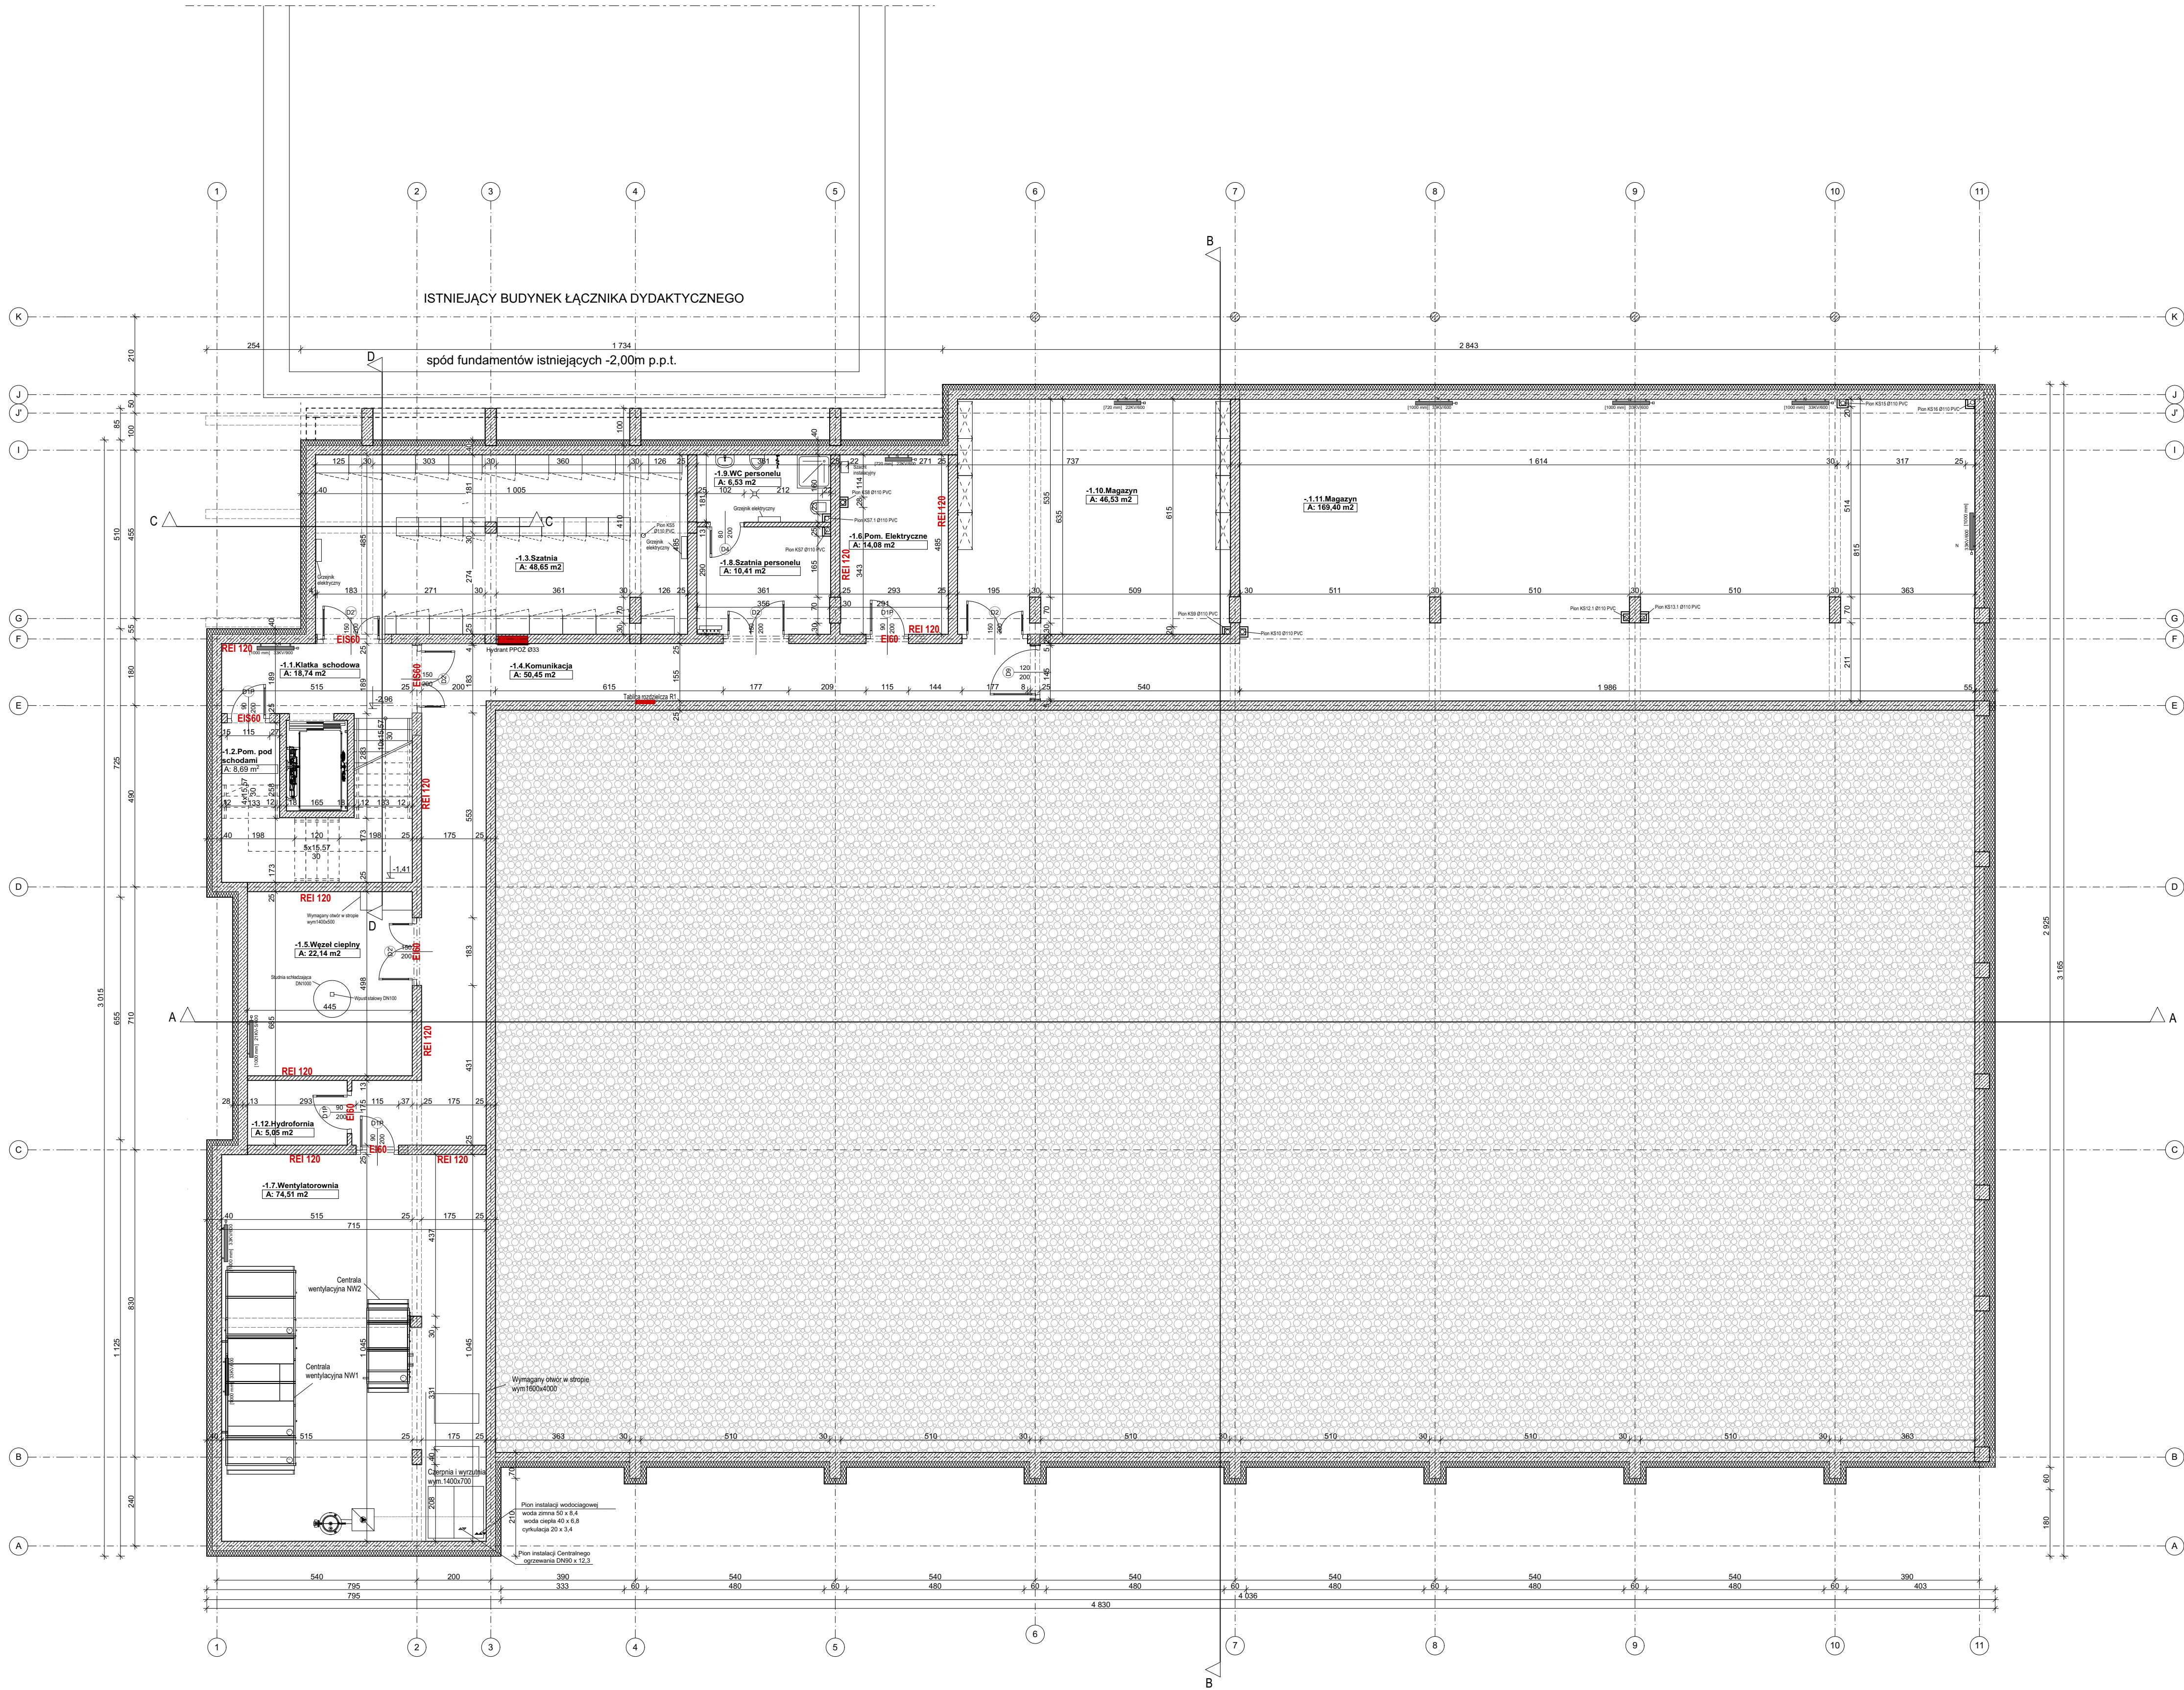

- OZNACZENIA**
- PWP Przeciwpowarowy wyłącznik prądu
 - Wpust podłogowy
 - Złączka do węża
 - Rozdzielacz
 - Izolacja niepalna

ZESTAWIENIE POWIERZCHNI - PIWNICA:	
-1.1.Klatka schodowa	18,74 m²
-1.2.Pom. pod schodami	8,69 m²
-1.3.Szatnia	48,65 m²
-1.4. Komunikacja	50,45 m²
-1.5.Węzeł cieplny	22,14 m²
-1.6. Pom. Elektryczne	14,08 m²
-1.7.Wentylatorownia	74,51 m²
-1.8.Szatnia personelu	10,41 m²
-1.9. Wc personelu	6,53 m²
-1.10. Magazyn	46,53 m²
-1.11. Magazyn	169,40 m²
-1.12. Hydrofornia	5,05 m²
POW. PIWNIC ŁĄCZNIE	475,18 m²

PIĘTRO	541,81 m²
PARTER	1 261,99 m²
PIWNICA	475,18 m²
Łącznie	2 278,98 m²

JEDNOSTKA PROJEKTOWA:

michalotomanski.pl

Projektowanie Architektoniczne Michał Otomanski

84-104 Łódź, ul. Chywicka 106B lok. 36 NIP 727-149-20-45 REGON 47223529

tel. +48 601 268 386; e-mail: architek@michalotomanski.pl www.michalotomanski.pl

INWESTOR:

MIASTO SIEDLCE, SKWER NIEPODLEGŁOŚCI 2 08-110

ZAMAWIAJĄCY:

MIASTO SIEDLCE, SKWER NIEPODLEGŁOŚCI 2 08-110

OBIEKT:

Hala sportowa przy IV Liceum Ogólnokształcącym w Siedlcach. Ul. Konarskiego 1, 08-110 Siedlce.

NAZWA PROJEKTU:

Projekt budowlany rozbudowy budynku IV Liceum Ogólnokształcącego o halę sportową oraz budowę schodów zewnętrznych i pochylni dla osób ze szczególnymi potrzebami, elementów infrastruktury technicznej w zakresie instalacji kanalizacji sanitarnej, wody i zasilania w energię elektryczną, a także elementami zagospodarowania terenu w postaci utwardzonych dojazdów i dojazdów, zlokalizowana przy ul. Konarskiego 1 w Siedlcach (08-110) dz. nr ewid. 63/1, 63/2, obręb 41

PROJEKTANT:

mgr inż. arch. Michał Otomanski upr. bud. nr 430/19ML w specjalności architektonicznej bez ograniczeń

SPRAWDZAJĄCY:

mgr inż. arch. Jarosław Kamiński upr. bud. nr 16/R-541/LOIA/06 w specjalności architektonicznej bez ograniczeń

PROJEKTANT:

mgr inż. Joanna Borycka-Banaszczyk upr. bud. nr LOD/2342/PWOK/14 w specjalności konstrukcyjno-budowlanej bez ograniczeń

SPRAWDZAJĄCY:

dr inż. Szymon Jan Langier upr. bud. nr LOD/1721/PWOK/11 w specjalności konstrukcyjno-budowlanej bez ograniczeń

PROJEKTANT:

mgr inż. Mirosław Tomala upr. bud. nr 122/97ML w specjalności instal. i sieci sanitarnych bez ograniczeń

SPRAWDZAJĄCY:

mgr inż. Michał Szczepaniak upr. bud. w spec. sanit. bo nr nr uprawnień: LOD/2004/PWOS/13

PROJEKTANT:

mgr inż. Rafał Woszczański upr. bud. nr LOD/9866/PWBE/19 w spec. instal. i urządzeń elektrycznych i energ. bez ograniczeń.

SPRAWDZAJĄCY:

mgr inż. Krzysztof Kardejski upr. bud. nr LOD/4422/PBE/20 w spec. instal. i urządzeń elektrycznych i energ. bez ograniczeń.

OPRACOWALI:

inż. arch. Maciej Otomanski
student: Maria Wępiec

TEMAT RYSUNKU:

RZUT PIWNIC

BRANŻA:

ARCHITEKTURA

FAZA:

PB

NR RYSUNKU:

A - 1

DATA:

WRZESIEŃ 2024r.

SKALA:

1:100

Zastrzeżenie: Ten rysunek jest własnością Projektanta i nie może być rozpowszechniany, kopiowany czy wykorzystywany w jakikolwiek sposób bez pisemnej zgody Projektanta.